



STROP – ZBROJENIE GÓRNE KIERUNEK X

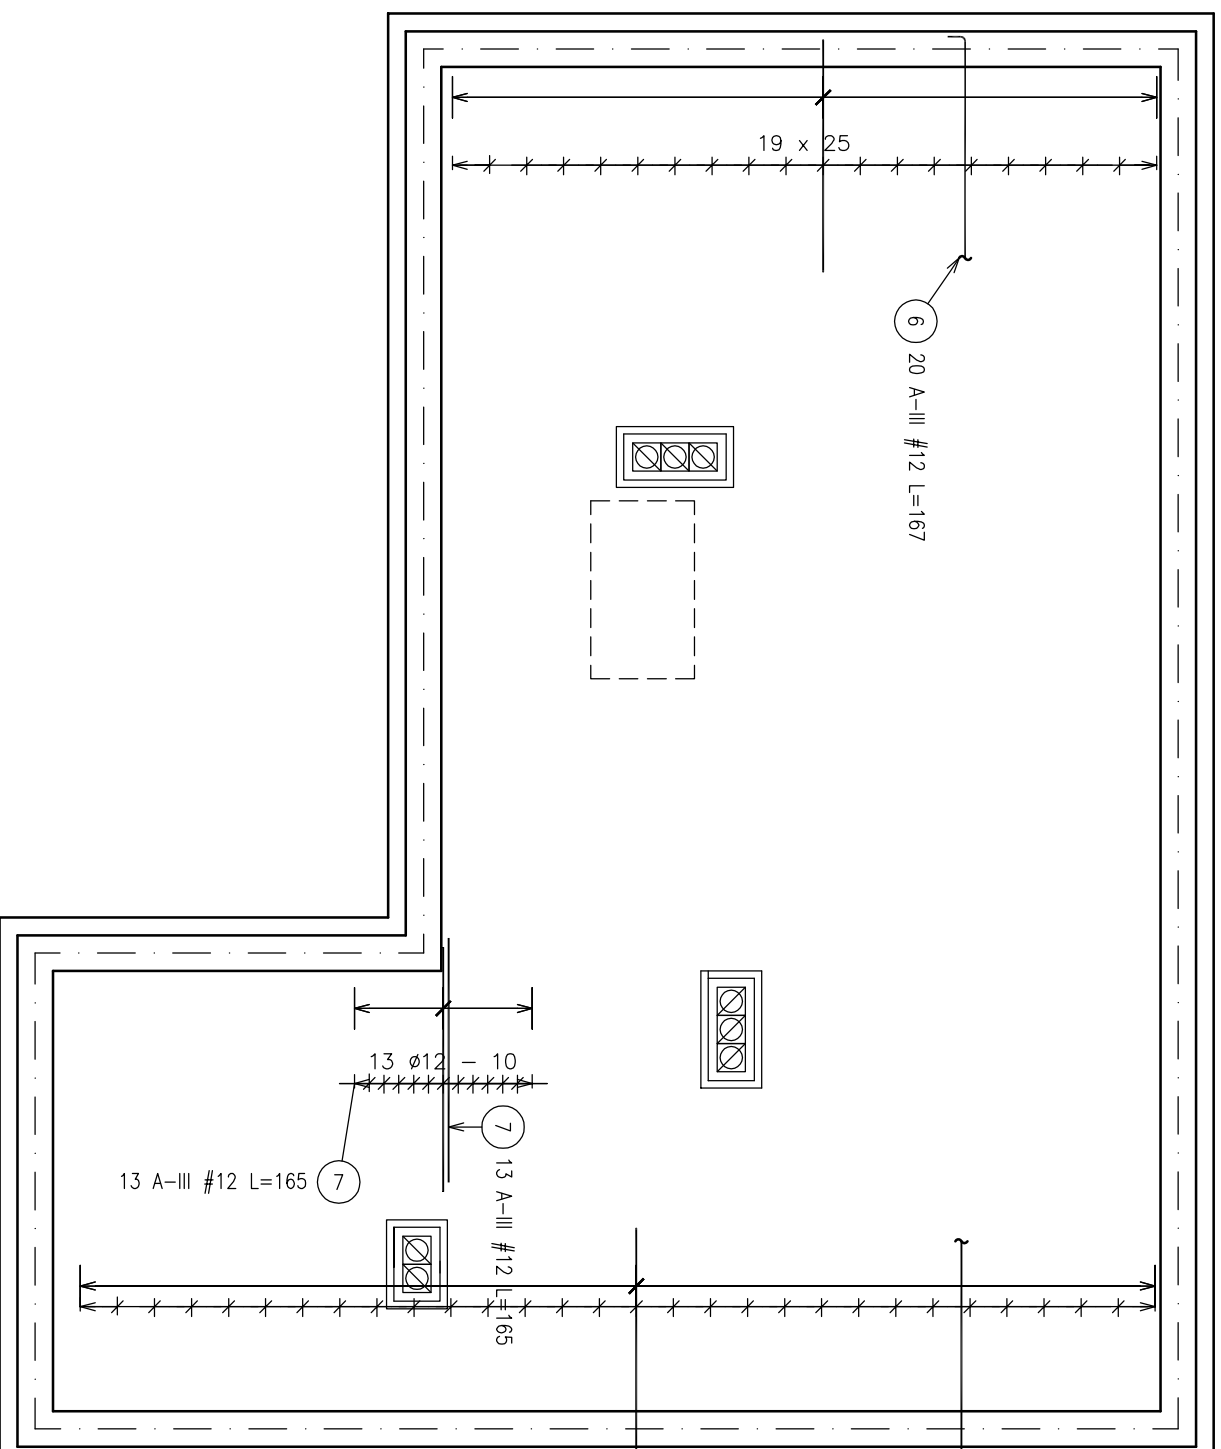

 <p>BOWOMA Iwona Reguliska os. 354lecia 3/43 05-660 Warta</p>		<p>Funkcja: Imię i Nazwisko</p>		<p>Nr uprawnień</p>		<p>Podpis</p>	
<p>Projektował:</p>		<p>Jerzy Bednarczyk</p>		<p>WBP-IHK-8386/KA/11762</p>			
<p>Sprawdził:</p>		<p>Artur Derr</p>		<p>UANIHK-8386/586</p>			
<p>Opracował:</p>							
<p>Investycja:</p>		<p>BUDOWA OCZYSZCZALNI ŚCIEKÓW W JĘDRZEJOWIE NOWYM GM. JAKUBÓW</p>		<p>Branża: konstrukcja</p>		<p>Stadium: P B</p>	
<p>Tytuł rysunku:</p>		<p>BUD. ZAPLECZA – ZBROJENIE STROPU GÓRNE X</p>		<p>Skala: 1:50</p>		<p>Data: 10.2011.</p>	
<p>Investor:</p>		<p>Gmina Jakubów 05-506 Jakubów 55</p>		<p>Nr rysunku:</p>		<p>4</p>	