



STROP – ZBROJENIE DOLNE

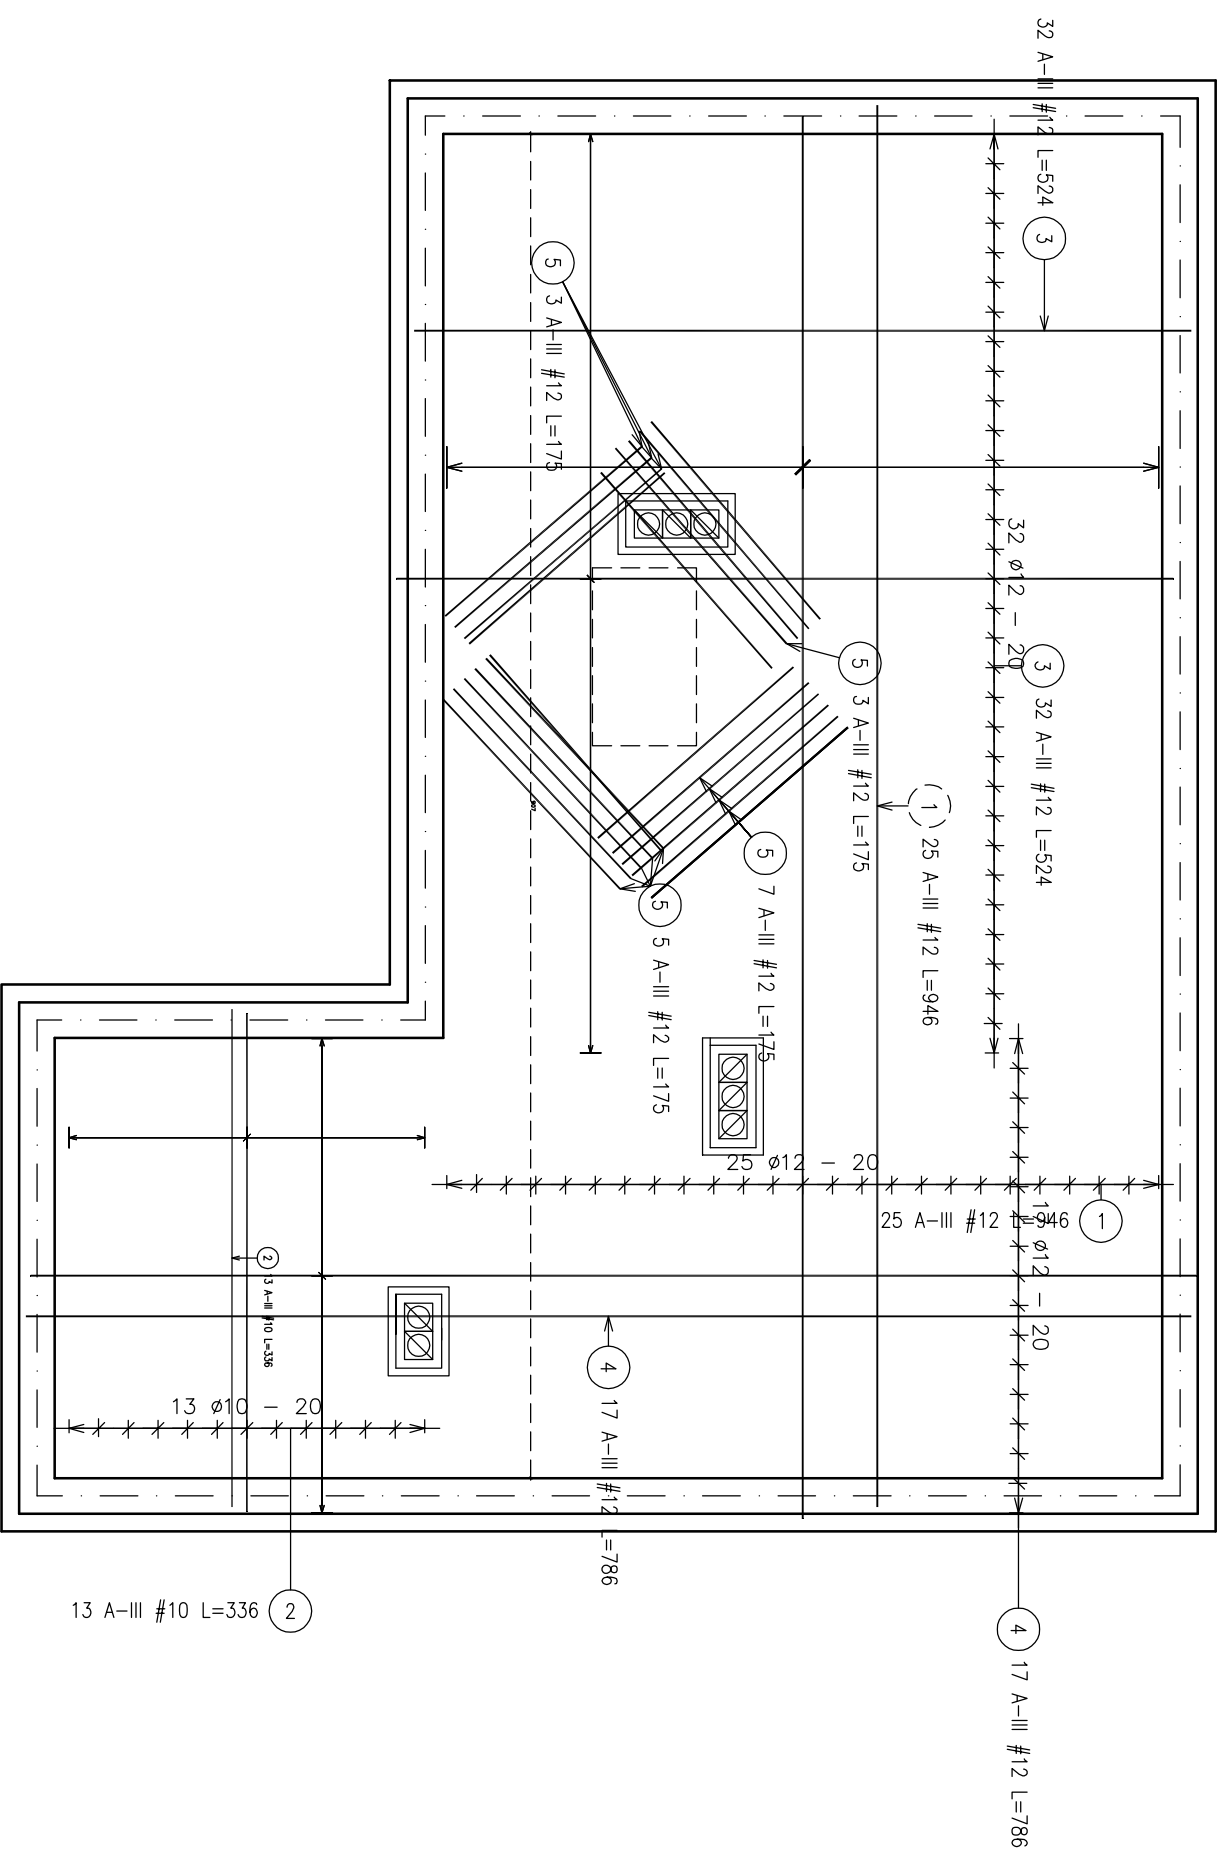

płyta h = 15 cm  
stal A-III  
beton B25

 <b>BOWOMA</b> Iwona Regulska os. 354-elecia 3/43 05-650 Warka	Funckja	Imie i Nazwisko	Nr uprawnień	Pogpis
	Projektował:	Jerzy Bednarczyk	WBK-JLK-8386/RA.11/782	
Inwestycja: BUDOWA OCZYSZCZALNI ŚCIEKÓW W JĘDRZEJOWIE NOWYM GM. JAKUBÓW BUD. ZAPLECZA – ZBROJENIE STROPU DOLNE	Sprawdził:	Artur Derr	UAW-JLK-8386/586	
	Opracował:			
Tytuł rysunku: BUD. ZAPLECZA – ZBROJENIE STROPU DOLNE	Branża: konstrukcja	Stadium: PB		
			Skala: 1:50	Data: 10.2011r.
Inwestor: Gimnazjum Jakubów 05-306 Jakubów 55	Nr rysunku: 3			